


ASPIRANT PREZYDENTA  
Radeusz Sayor

PROJEKT ZAGOSPODAROWANIA  
TERENU - FRAGMENT  
BUDOWA SIECI WODOCIĄGOWEJ I KANALIZACJI  
SANITARNEJ JAKO ZADANIE DODATKOWE  
W RAMACH BUDOWY PRZEDŁUŻENIA  
UL. OLSZEWSKIEGO W KIELCACH W KIERUNKU  
SKRZYŻOWANIA ULIC: ZAGNAŃSKIEJ Z WITOSA  
SKALA 1:500

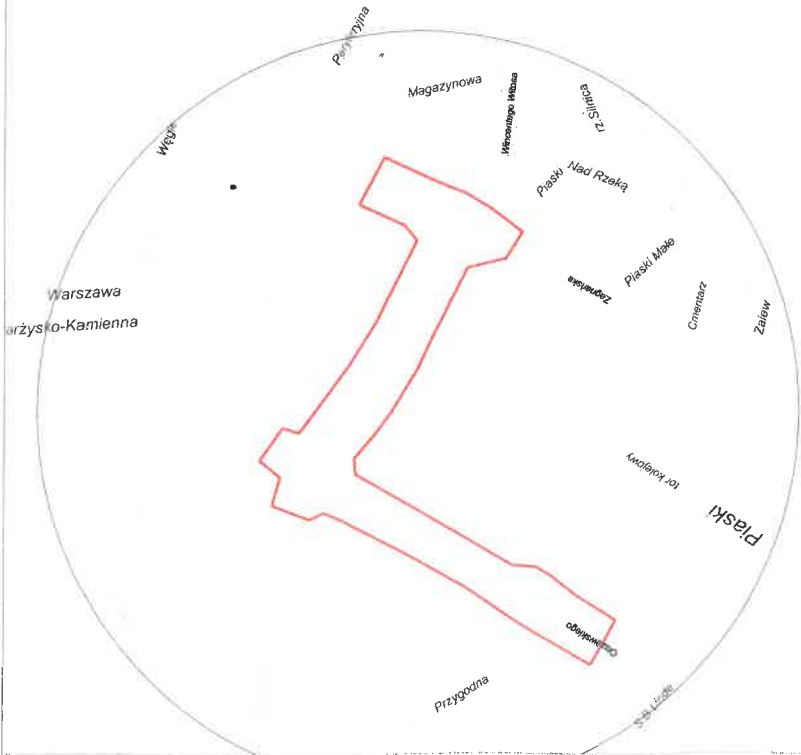

STAROSTWO POWIATOWE  
W JĘDRZEJOWIE  
ul. 11 Listopada 83, 28-300 Jędrzejów  
tel. 41 386-58-00, fax 41 386-75-11

Niniejszy załącznik stanowi integralną  
część decyzji Starosty Jędrzejowskiego  
z dnia 11.07.2018  
znak: LGN.6821.1.7.2018  
dot. opisanie... spodu...  
z...  
nr 453 obr. 0006 Kielce

z up. Starosty Jędrzejowskiego  
mgr inż. Andrzej Dutkiewicz  
Naczelnik Wydziału Geodezji, Kartografii,  
Katastru i Gospodarki Nieruchomościami  
Główny Powiatowy

- LEGENDA
- GRANICE Z DZIAŁKAMI NIE OBJĘTYMI WNIOSEM NR EWD. 43/3, 45/1, 52, 53/2
  - PAS ZAJĘTOŚCI TERENU NA CZAS BUDOWY WODOCIĄGU I KANALIZACJI SANITARNEJ
  - PAS TECHNOLOGICZNY POKRYWA SIĘ Z PASEM ZAJĘTOŚCI TERENU NA CZAS BUDOWY
  - PROJ. WODOCIĄG
  - PROJ. WODOCIĄG NIE OBJĘTY WNIOSEM
  - PROJ. KANAŁ SANITARNY
  - PROJ. KS NIE OBJĘTY WNIOSEM

KONCEPT PLUS

Koncept plus Monika Burczyn  
Pl. Moniuszki 5B, 25-334 Kielce  
tel./fax +48 41 344 44 08; e-mail: koncept@konceptplus.pl

|                                                                                                                                                                                                             |                                                |                               |              |
|-------------------------------------------------------------------------------------------------------------------------------------------------------------------------------------------------------------|------------------------------------------------|-------------------------------|--------------|
| TEMAT:<br>BUDOWA SIECI WODOCIĄGOWEJ I KANALIZACJI<br>SANITARNEJ JAKO ZADANIE DODATKOWE<br>W RAMACH BUDOWY PRZEDŁUŻENIA<br>UL. OLSZEWSKIEGO W KIELCACH W KIERUNKU<br>SKRZYŻOWANIA ULIC: ZAGNAŃSKIEJ Z WITOSA | BRANŻA:<br>WODOCIĄG I KANALIZACJA<br>SANITARNA | STADIUM:<br>PROJEKT BUDOWLANY | Nr rys.<br>2 |
| PRZEDMIOT RYSUNKU:<br>PROJEKT ZAGOSPODAROWANIA TERENU - FRAGMENT<br>SKRZYŻOWANIA ULIC: ZAGNAŃSKIEJ Z WITOSA                                                                                                 | SKALA:<br>1:500                                | DATA:<br>02.2018              |              |
| BRANŻA SANITARNA<br>Projektował:<br>inż. Monika Burczyn                                                                                                                                                     | SWK/0134/PWOS/04                               |                               |              |