


RZUT PARTERU, SKALA 1:100

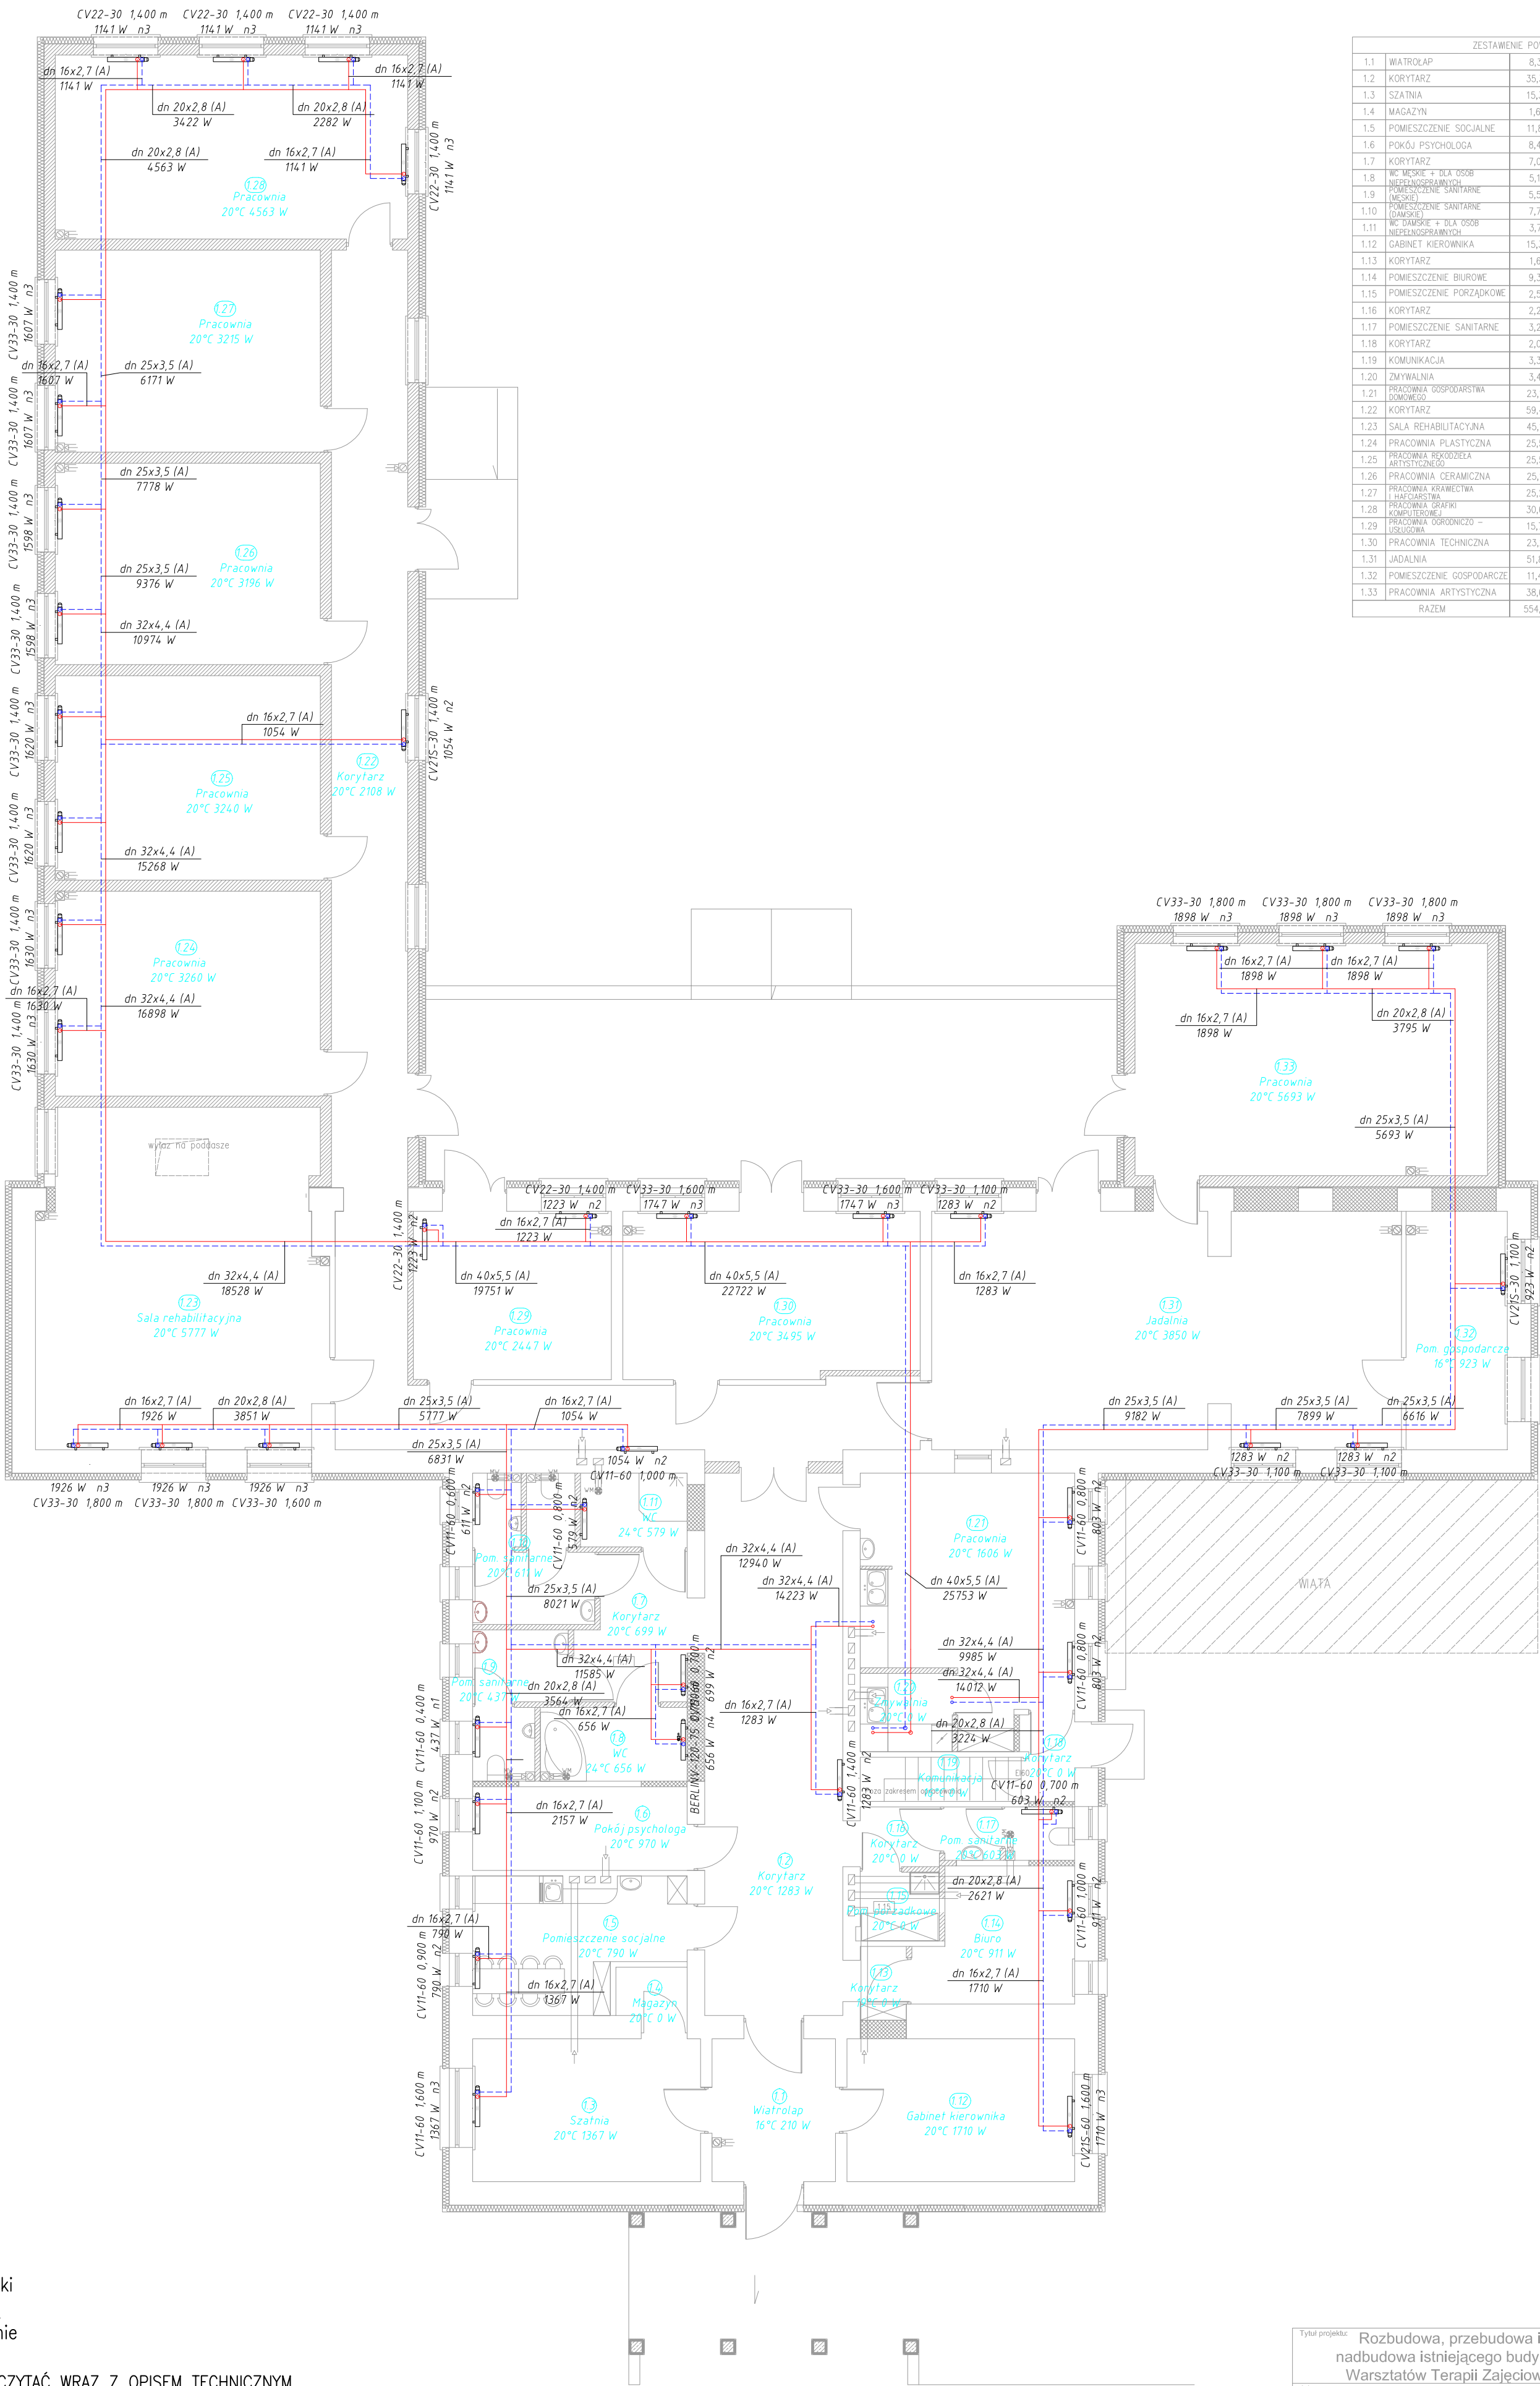

LEGENDA

- 8P1 piony
- grzejniki
- powrót
- zasilanie

UWAGA: RYSUNKI CZYTAĆ WRAZ Z OPISEM TECHNICZNYM

- Symbol "A" opisany na działkach oznacza materiał - Rury polipropylenowe PP-R
- Symbol "B" opisany na działkach oznacza materiał - Rury stalowe
- Dobór grzejników wykonano dla temperatury zasilania i powrotu 80/60°C

Uwaga:
Wszystkie wymiary należy bezwzględnie sprawdzić na budowie przed wykonaniem poszczególnych elementów.

Tytuł projektu:	Rozbudowa, przebudowa i nadbudowa istniejącego budynku Warsztatów Terapii Zajęciowej	Nr rysunku:	S6
Adres:	Jędrzejów, gm. Jędrzejów, dz. nr 395	Skala:	1:100
Tytuł rysunku:	Rzut parteru - Instalacja C.O	Data:	06.2017
Brand:	Sanitarna	Podpis:	
Projektant:	mgr inż. Piotr Markiewicz Nr uprawnień 140/KL/75	Podpis:	
Sprawdzający:	mgr inż. Zbigniew Zygulski Nr uprawnień SWK/0133/PWOS/04	Podpis:	