


LEGENDA

- Oprawa świetłówkowa
- Oprawa świetłówkowa
- Montaż nacienny
- RE Rozdzielnica Elektryczna
- ZG Zestaw Gniazd
- Łączniki elektryczne
- Gniazda elektryczne
- Moduł awaryjny w oprawie min.1h
- Lokalna Szyna Wyrównawcza
- Wypust dla wentylatora z obw. oświetlenia
- A(B) A=minIP44/B=minIP20 3x60W max moc oprawy

ZESTAWIENIE POWERZOŃNI		
1.1	WIATROLAP	8,31m <sup>2</sup> TERAKOTA
1.2	KORYTARZ	35,34m <sup>2</sup> TERAKOTA
1.3	SZATNIA	15,35m <sup>2</sup> TERAKOTA
1.4	MAGAZYN	1,63m <sup>2</sup> TERAKOTA
1.5	POMIESZCZENIE SOCJALNE	11,84m <sup>2</sup> TERAKOTA
1.6	POKÓJ PSYCHOLOGA	8,48m <sup>2</sup> TERAKOTA
1.7	KORYTARZ	7,04m <sup>2</sup> TERAKOTA
1.8	WC MĘSKIE + DLA OSÓB NIEPEŁNOSPRAWNYCH	5,10m <sup>2</sup> TERAKOTA
1.9	POMIESZCZENIE SANITARNE (MĘSKIE)	5,52m <sup>2</sup> TERAKOTA
1.10	POMIESZCZENIE SANITARNE (KONKUS)	7,72m <sup>2</sup> TERAKOTA
1.11	WC DAME + DLA OSÓB NIEPEŁNOSPRAWNYCH	3,71m <sup>2</sup> TERAKOTA
1.12	GABINET KIEROWNIKA	15,35m <sup>2</sup> TERAKOTA
1.13	KORYTARZ	1,61m <sup>2</sup> TERAKOTA
1.14	POMIESZCZENIE BIUROWE	9,36m <sup>2</sup> TERAKOTA
1.15	POMIESZCZENIE PORZĄDKOWE	2,59m <sup>2</sup> TERAKOTA
1.16	KORYTARZ	2,24m <sup>2</sup> TERAKOTA
1.17	POMIESZCZENIE SANITARNE	3,24m <sup>2</sup> TERAKOTA
1.18	KORYTARZ	2,03m <sup>2</sup> TERAKOTA
1.19	KOMUNIKACJA	3,37m <sup>2</sup> -----
1.20	ZMYWALNIA	3,40m <sup>2</sup> TERAKOTA
1.21	PRACOWNIA GOSPODARSTWA DOMOWEGO	23,12m <sup>2</sup> TERAKOTA
1.22	KORYTARZ	59,42m <sup>2</sup> TERAKOTA
1.23	SALA REHABILITACYJNA	45,15m <sup>2</sup> PANELE PODŁOGOWE
1.24	PRACOWNIA PLASTYCZNA	25,56m <sup>2</sup> TERAKOTA
1.25	PRACOWNIA REKODZIEŁA ARTYSTYCZNEGO	25,57m <sup>2</sup> TERAKOTA
1.26	PRACOWNIA CERAMICZNA	25,19m <sup>2</sup> TERAKOTA
1.27	PRACOWNIA KRAJECZWA I HAFIARSTWA	25,28m <sup>2</sup> TERAKOTA
1.28	PRACOWNIA GRAFIKI KOMPUTEROWEJ	30,64m <sup>2</sup> TERAKOTA
1.29	PRACOWNIA OGRODNICZO - USŁUGOWA	15,74m <sup>2</sup> TERAKOTA
1.30	PRACOWNIA TECHNICZNA	23,21m <sup>2</sup> TERAKOTA
1.31	JADALNIA	51,88m <sup>2</sup> TERAKOTA
1.32	POMIESZCZENIE GOSPODARSTWA	11,40m <sup>2</sup> TERAKOTA
1.33	PRACOWNIA ARTYSTYCZNA	38,66m <sup>2</sup> TERAKOTA
RAZEM		554,05m <sup>2</sup>

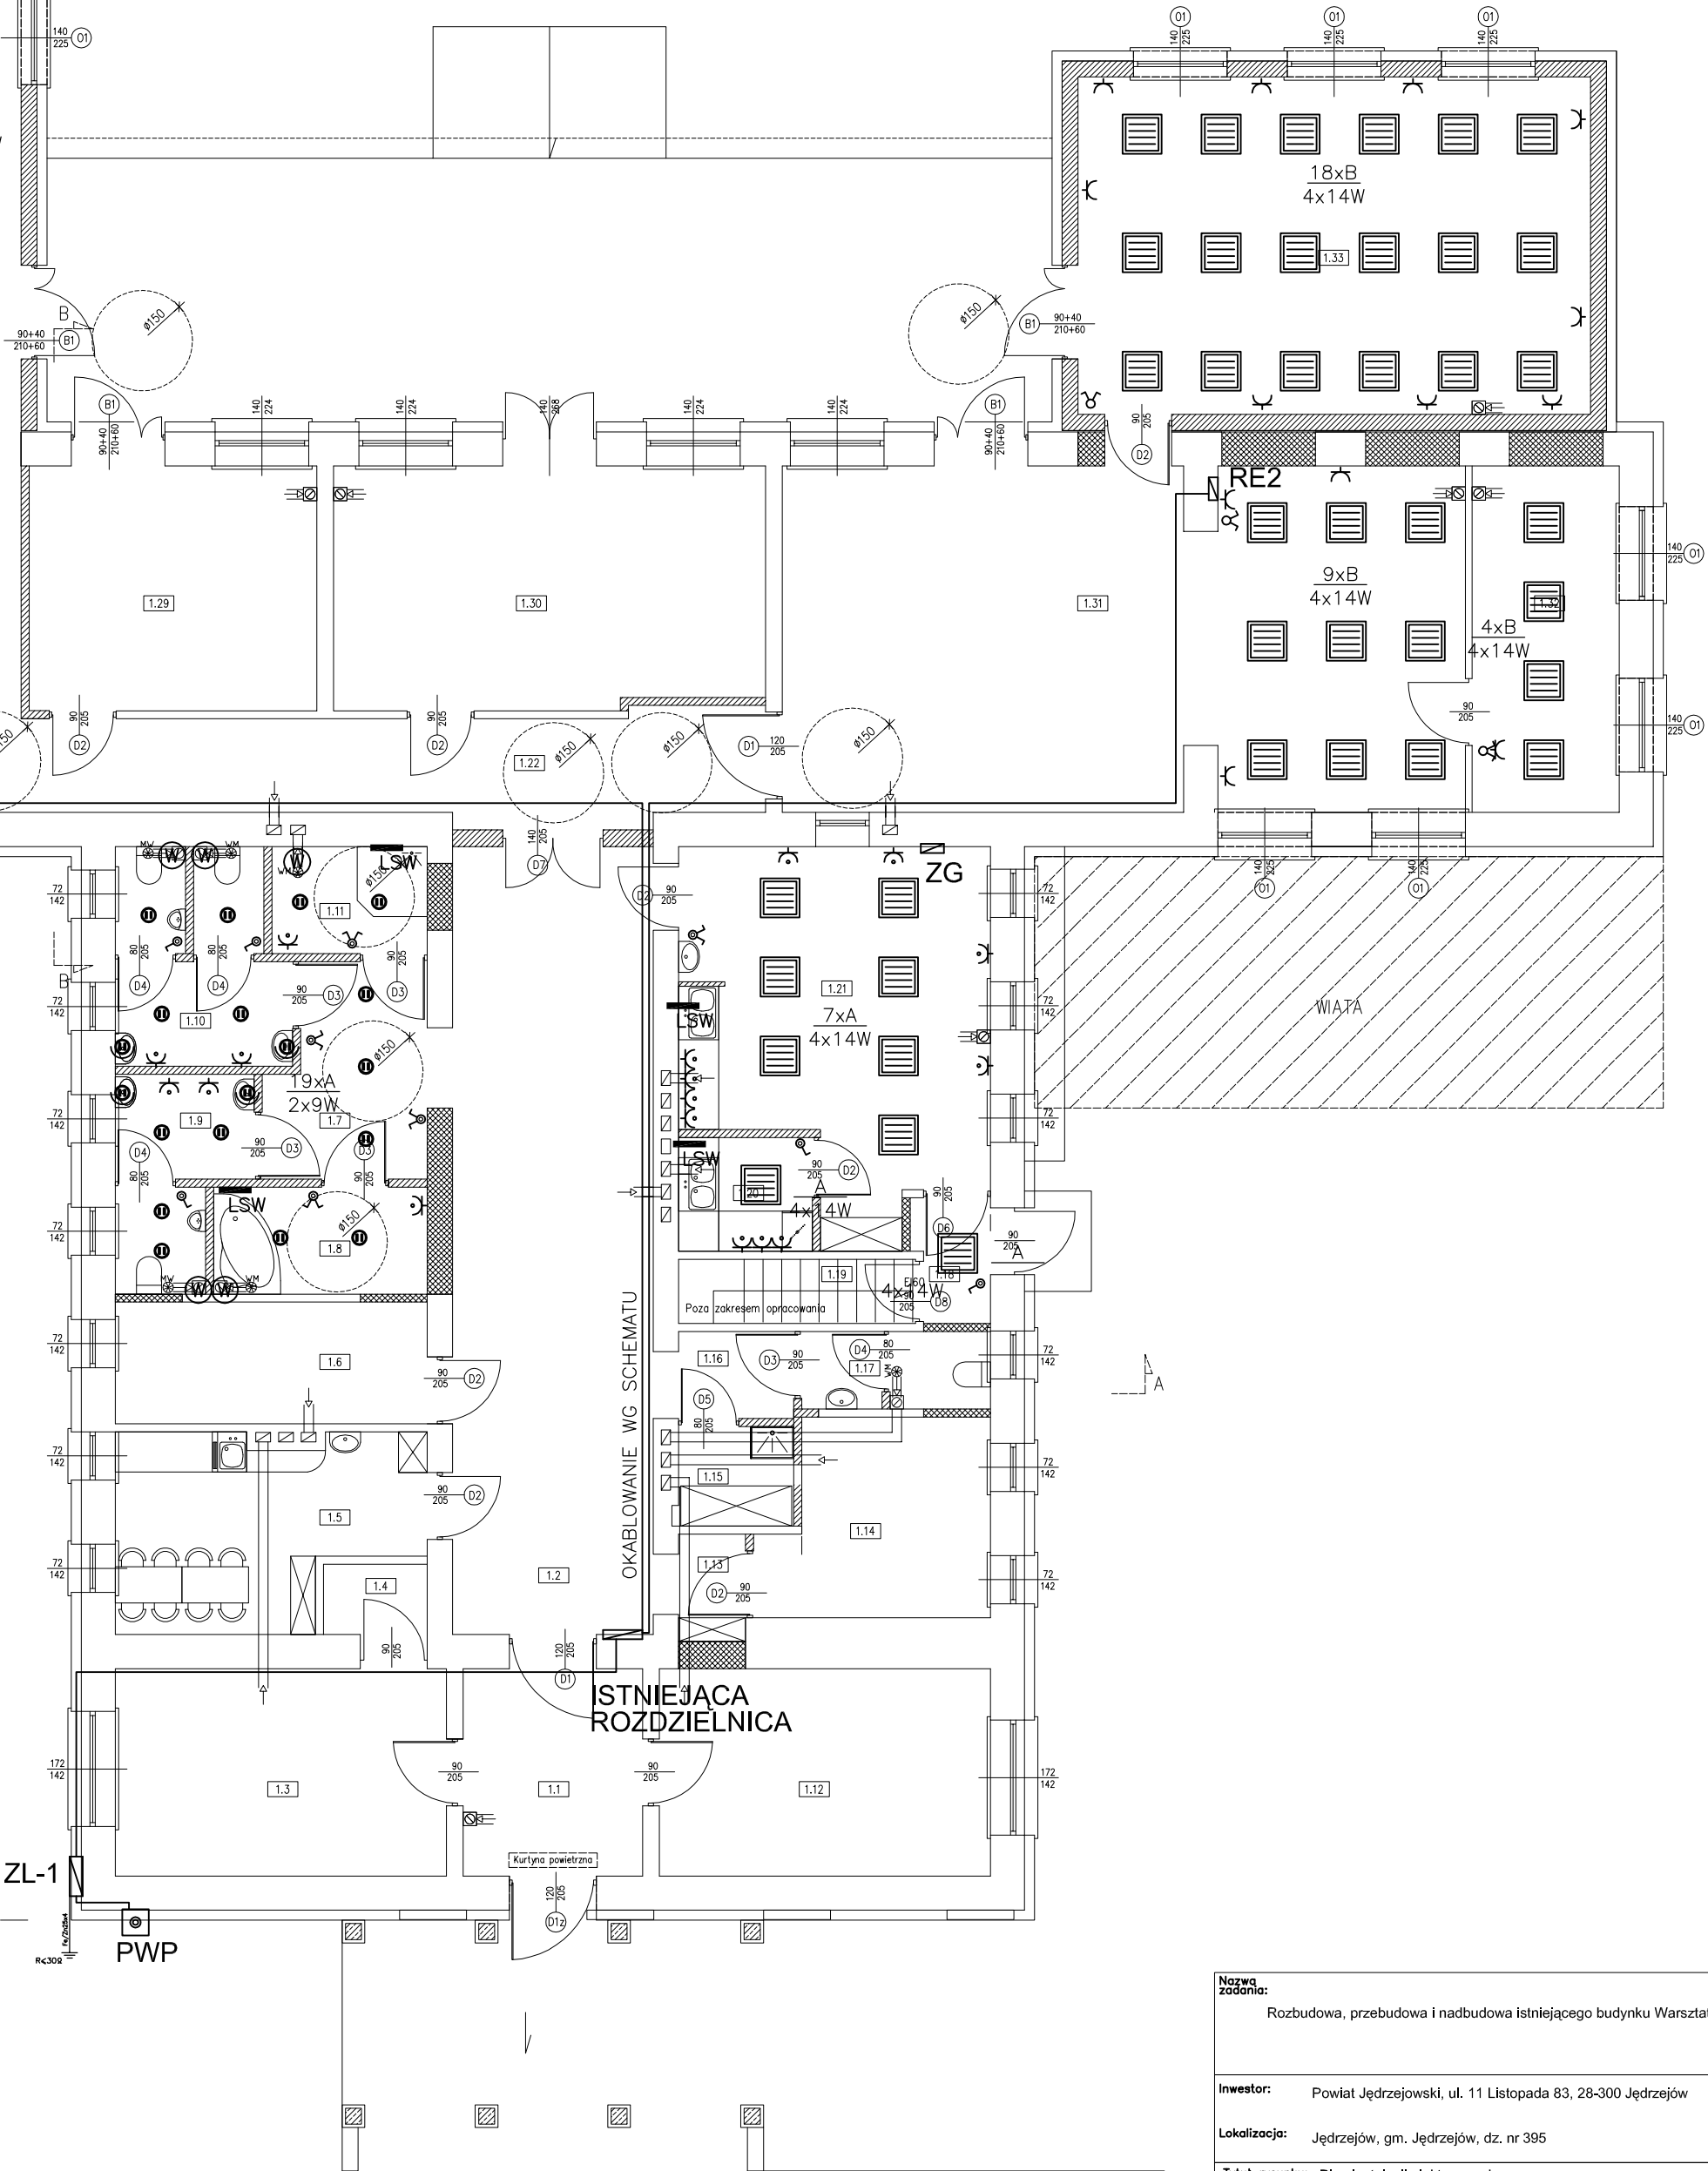

y projektowane  
y zamurowane  
nia

Nazwa zadania: Rozbudowa, przebudowa i nadbudowa istniejącego budynku Warsztatów Terapii Zajęciowej			
Investor:	Powiat Jędrzejowski, ul. 11 Listopada 83, 28-300 Jędrzejów	Nr rysunku: E-1	
Lokalizacja:	Jędrzejów, gm. Jędrzejów, dz. nr 395		
Tytuł rysunku: Plan instalacji elektrycznych		Czerwiec 2017	Skala: 1:100
Projektował:	mgr inż. Hubert Kupiński	Podpis:	Data:
Nr uprawnień:	KL-111/2001		06.17
Sprawdził:	techn. Krzysztof Kupiński		06.17
Nr uprawnień:	GT.V-63/107/75		06.17