


RZUT DACHU, SKALA 1:200

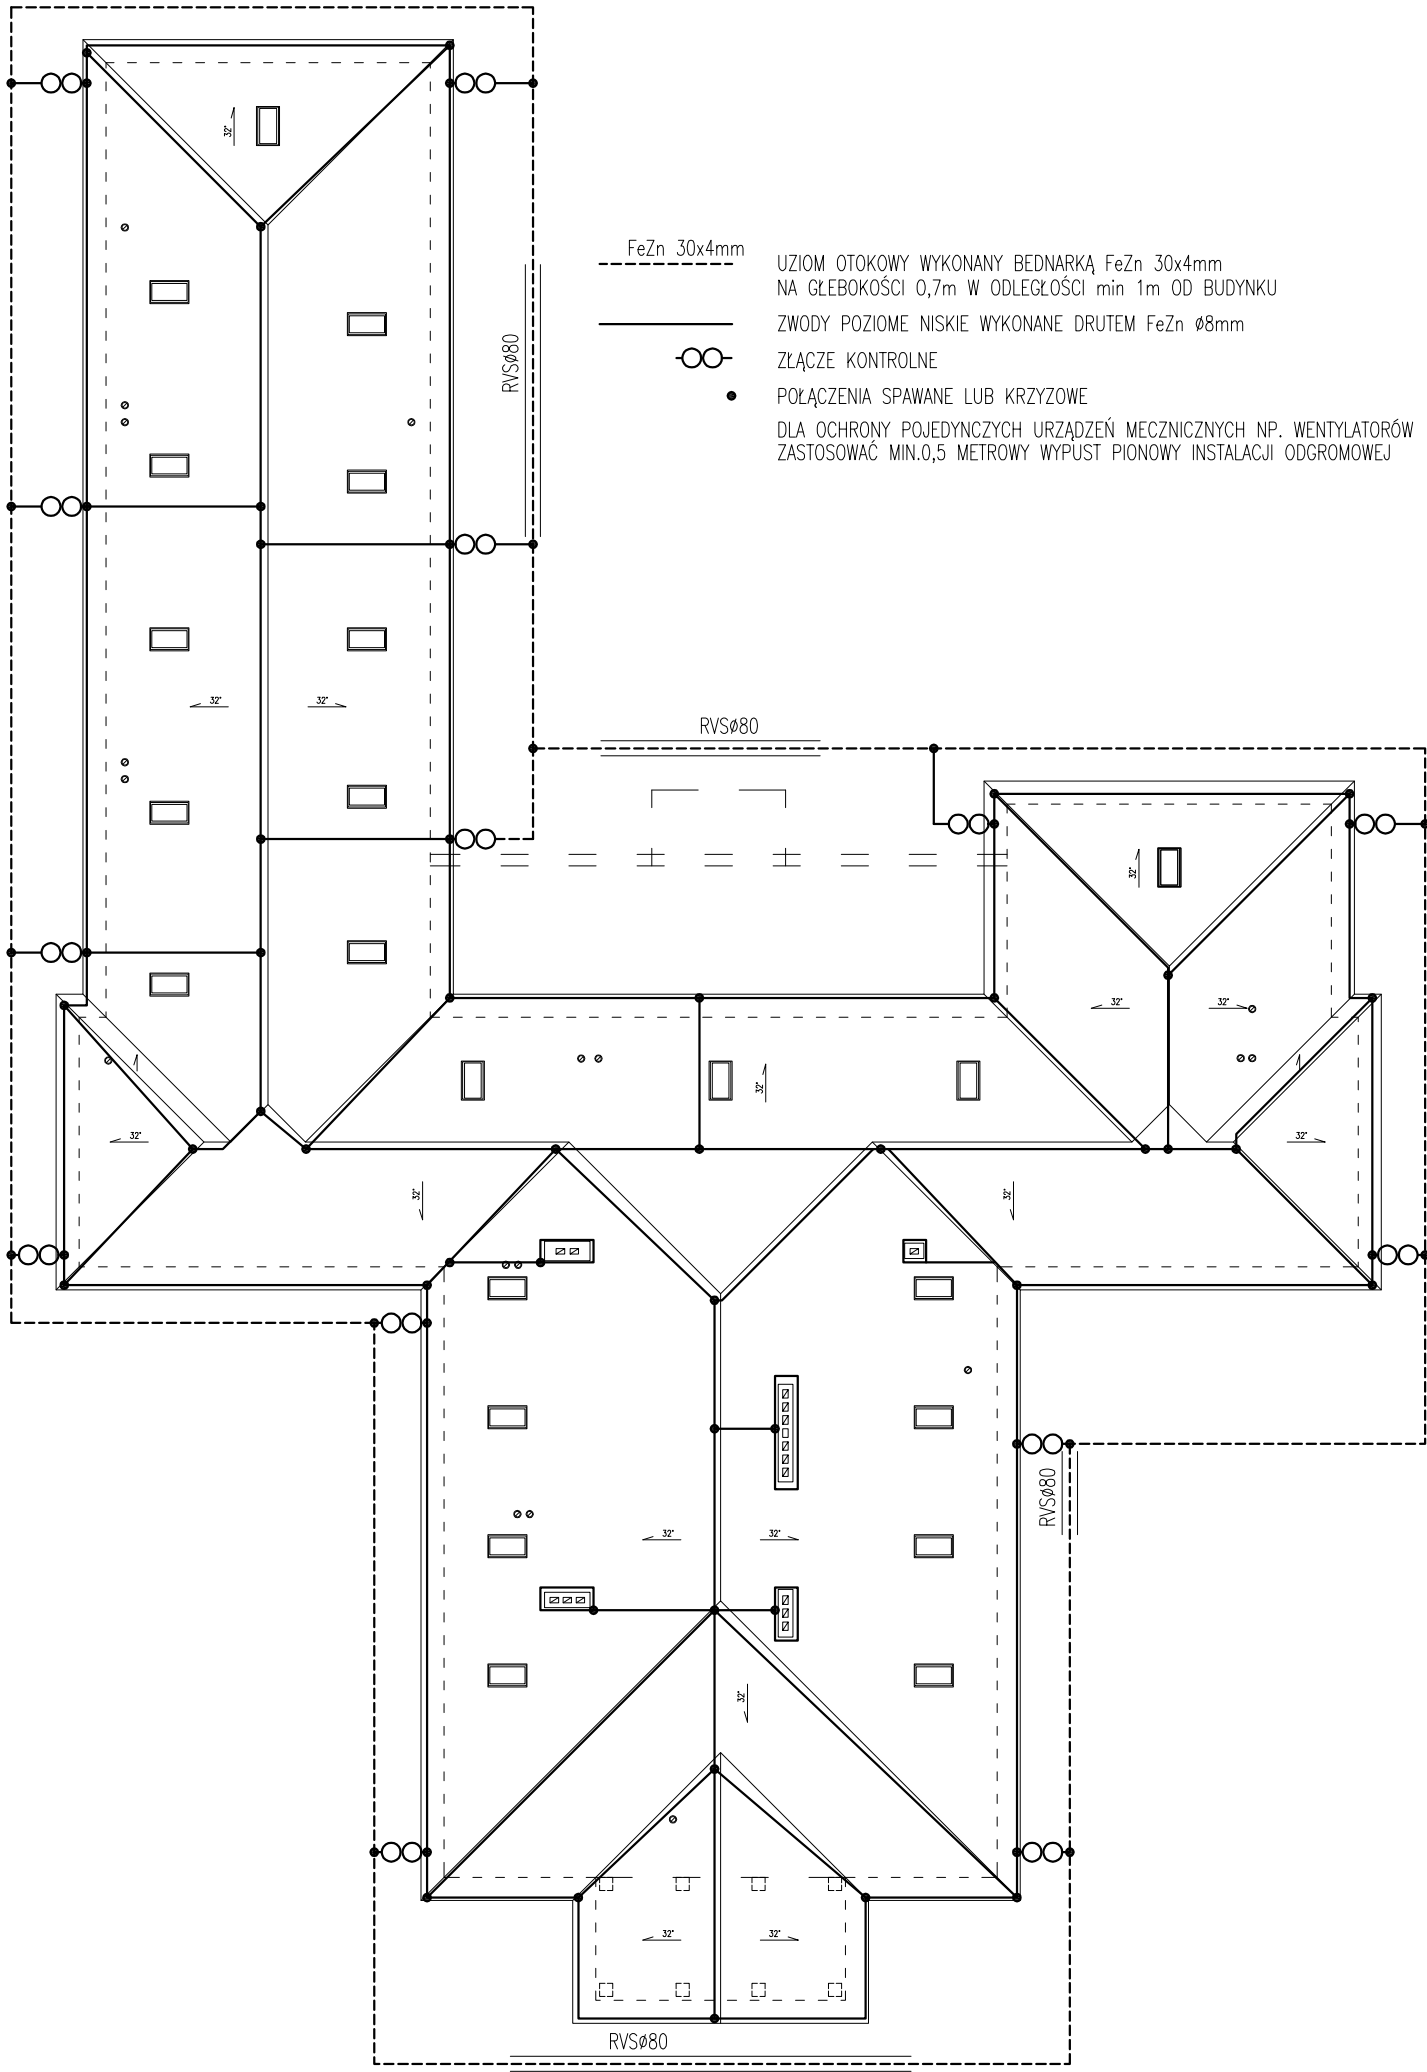

Nazwa zadania: Rozbudowa, przebudowa i nadbudowa istniejącego budynku Warsztatów Terapii Zajęciowej					
Inwestor: Powiat Jędrzejowski, ul. 11 Listopada 83, 28-300 Jędrzejów				Nr rysunku: E-2	
Lokalizacja: Jędrzejów, gm. Jędrzejów, dz. nr 395					
Tytuł rysunku: Plan instalacji odgromowej				Skala: 1:200	
				Czerwiec 2017	Podpis: Data:
Projektował:	mgr inż. Hubert Krupiński				06.17
	Nr uprawnień: KL-111/2001				
Sprawdził:	techn. Krzysztof Krupiński				06.17
	Nr uprawnień: GT.V-63/107/75				
					06.17