


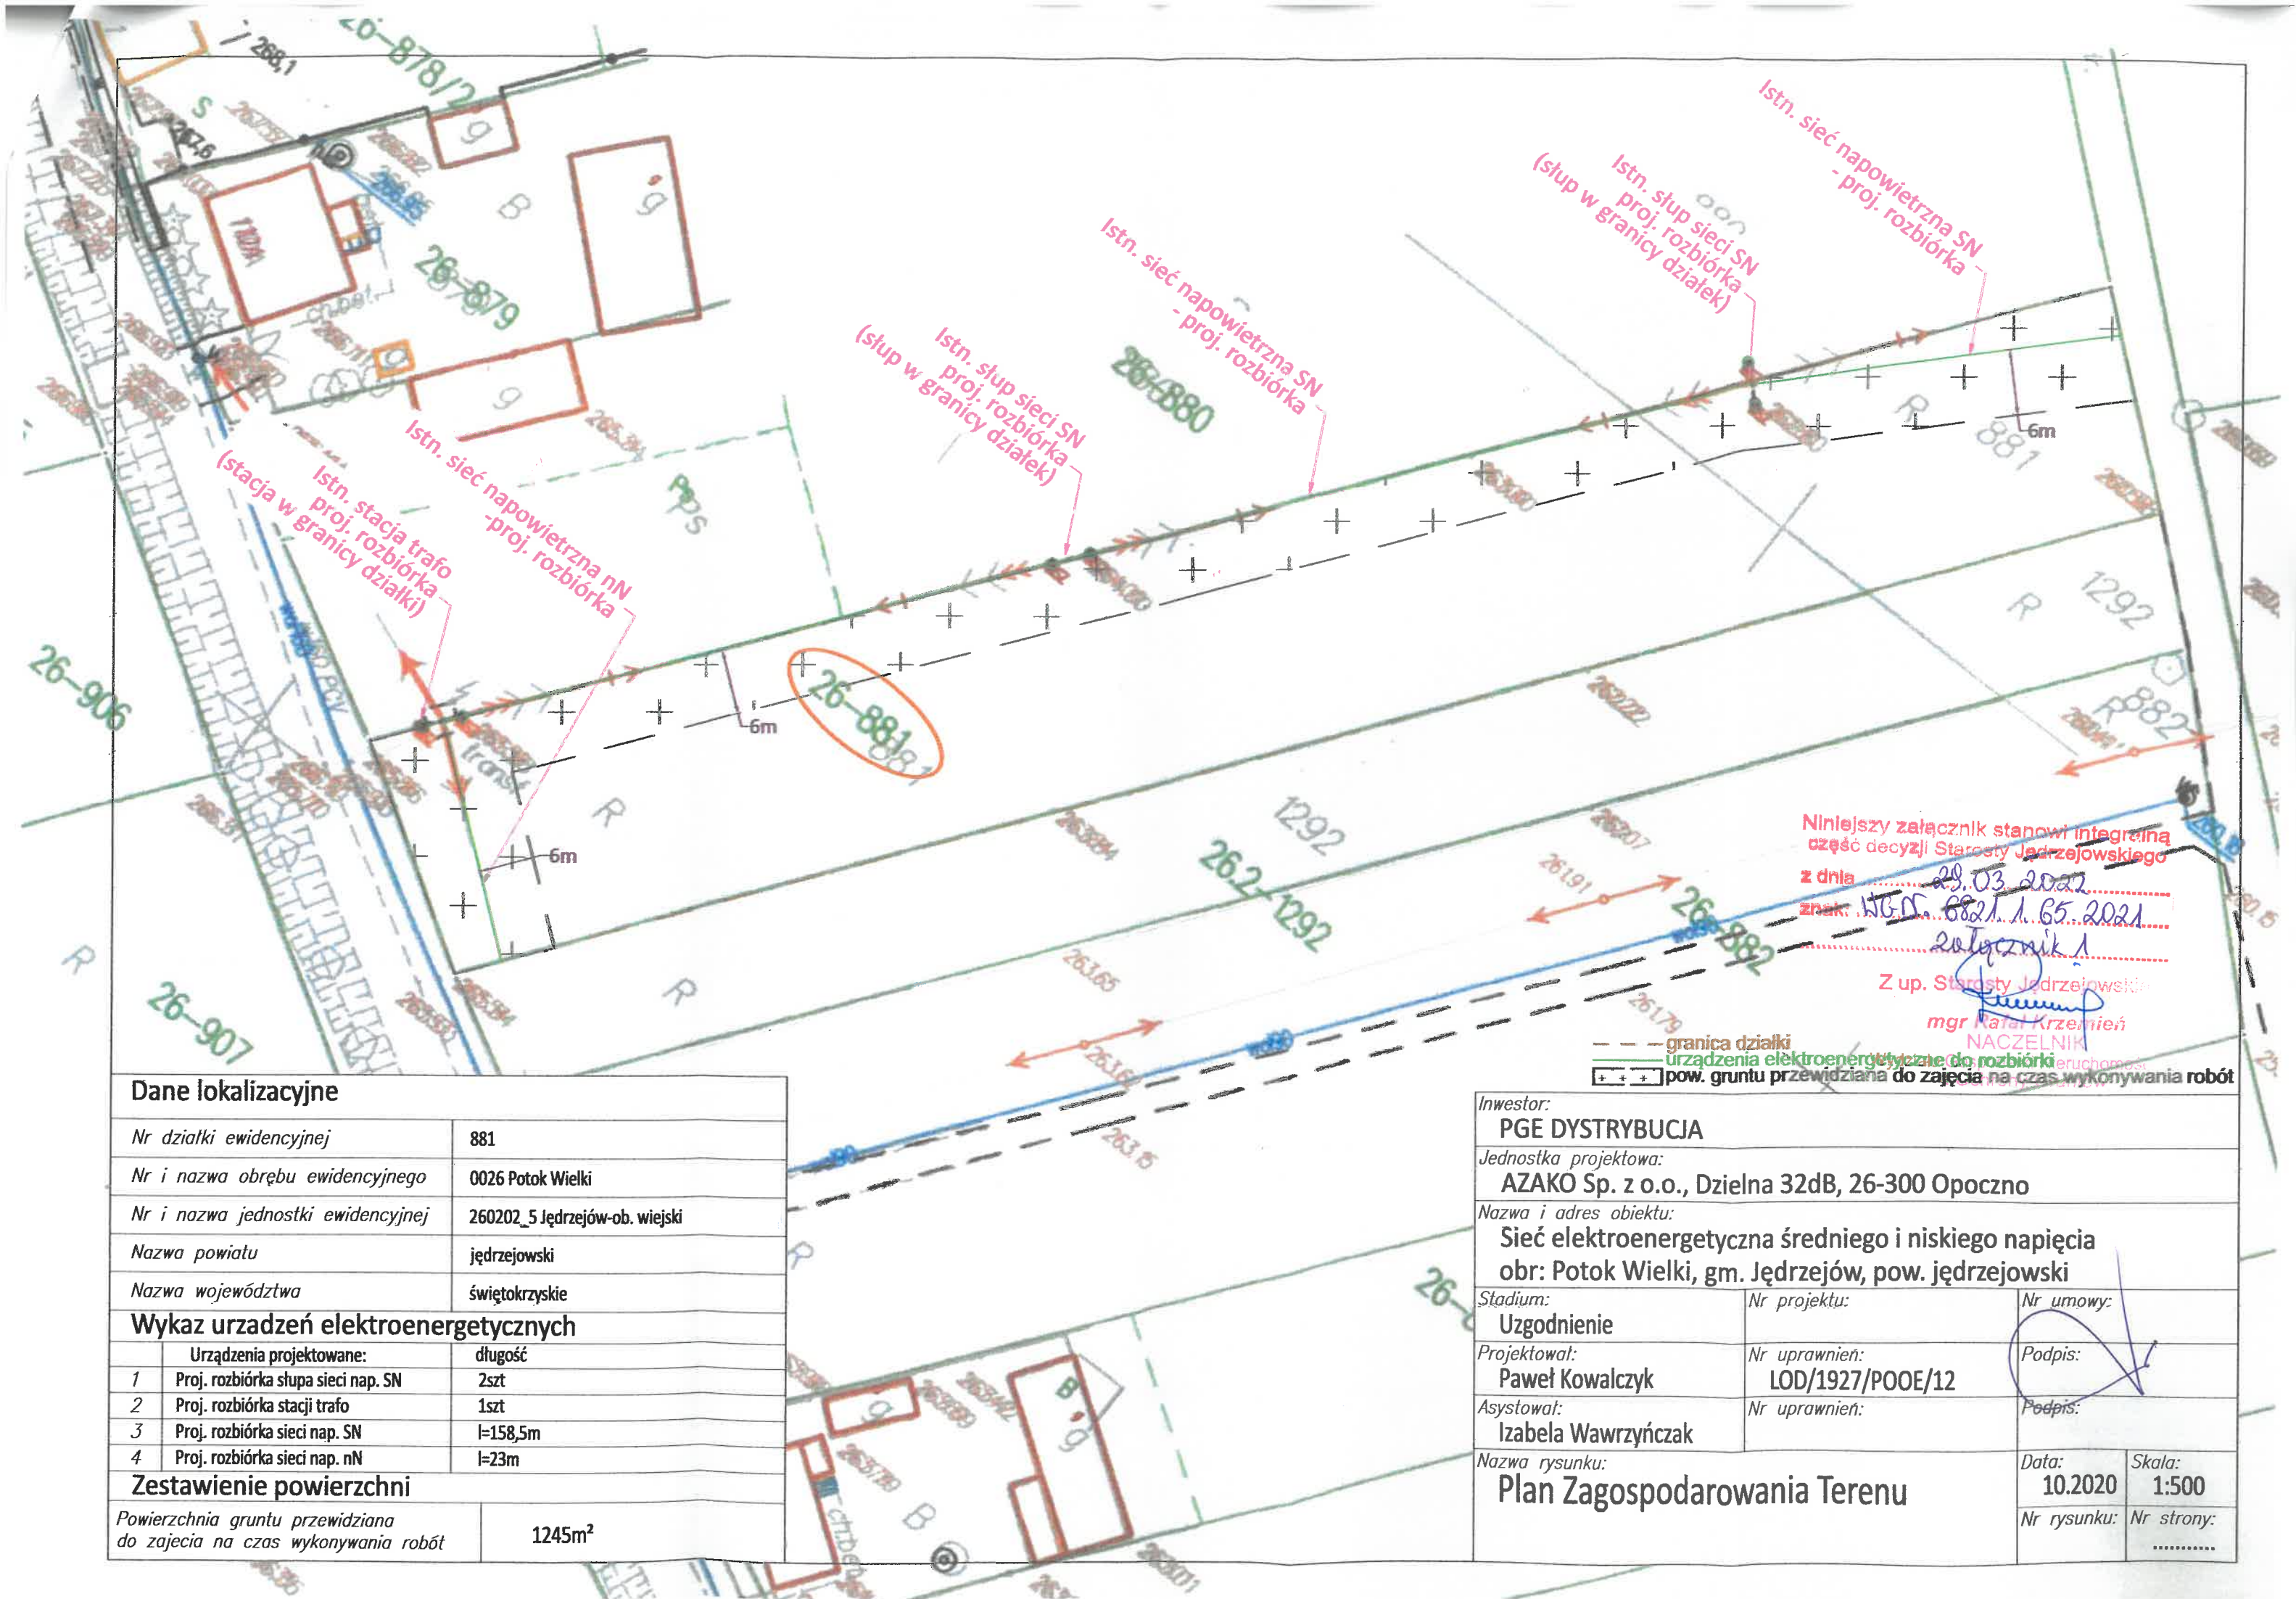

Dane lokalizacyjne

Nr działki ewidencyjnej	881
Nr i nazwa obrębu ewidencyjnego	0026 Potok Wielki
Nr i nazwa jednostki ewidencyjnej	260202_5 Jędrzejów-ob. wiejski
Nazwa powiatu	jędrzejowski
Nazwa województwa	świętokrzyskie

Wykaz urządzeń elektroenergetycznych

	Urządzenia projektowane:	długość
1	Proj. rozbiórka słupa sieci nap. SN	2szt
2	Proj. rozbiórka stacji trafo	1szt
3	Proj. rozbiórka sieci nap. SN	l=158,5m
4	Proj. rozbiórka sieci nap. nN	l=23m

Zestawienie powierzchni

Powierzchnia gruntu przewidziana do zajęcia na czas wykonywania robót	1245m ²
---	--------------------

Inwestor:

PGE DYSTRYBUCJA

Jednostka projektowa:

AZAKO Sp. z o.o., Dzielna 32dB, 26-300 Opoczno

Nazwa i adres obiektu:

Sieć elektroenergetyczna średniego i niskiego napięcia
obr: Potok Wielki, gm. Jędrzejów, pow. jędrzejowski

Stadium:

Uzgodnienie

Nr projektu:

LOD/1927/POOE/12

Nr umowy:

Podpis:

Projektował:

Paweł Kowalczyk

Nr uprawnień:

LOD/1927/POOE/12

Podpis:

Asystował:

Izabela Wawrzyńczak

Nr uprawnień:

Podpis:

Nazwa rysunku:

Plan Zagospodarowania Terenu

Data:

10.2020

Skala:

1:500

Nr rysunku:

Nr strony:

.....